




W1- Oparcie rur na ścianie ceglanej

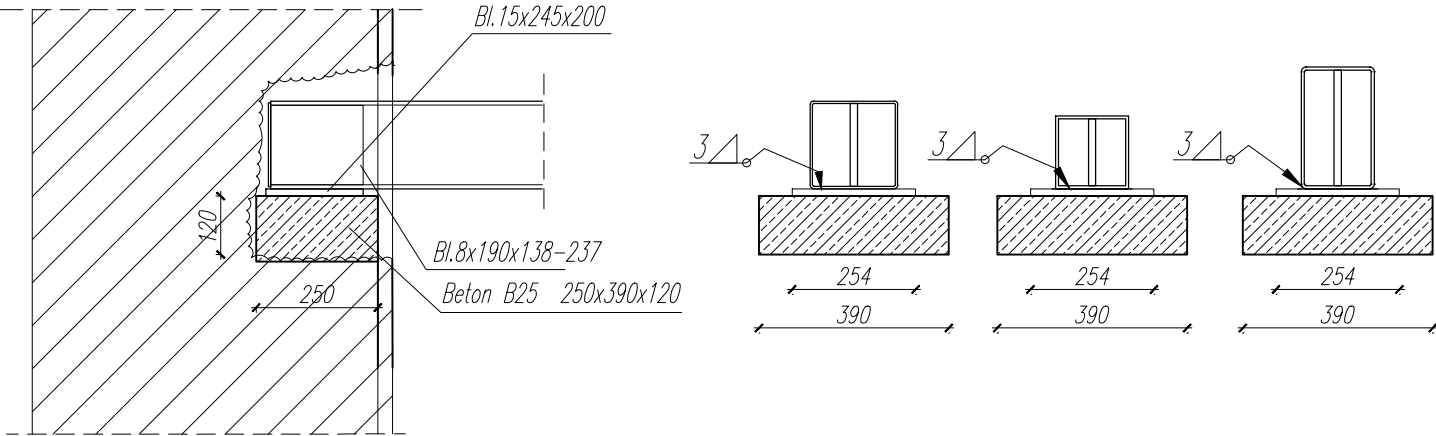


W7

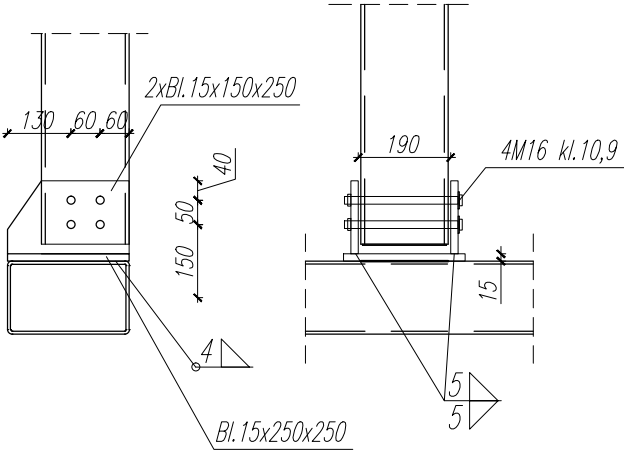


W2- Styk montażowy

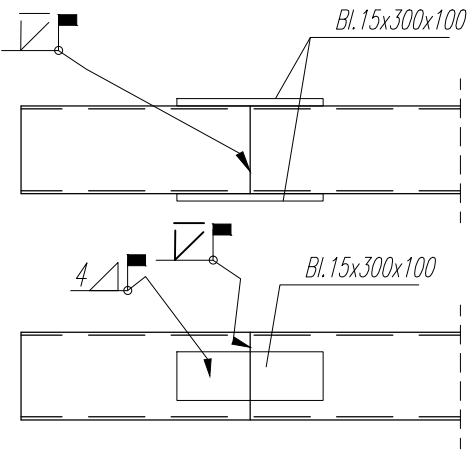


W3

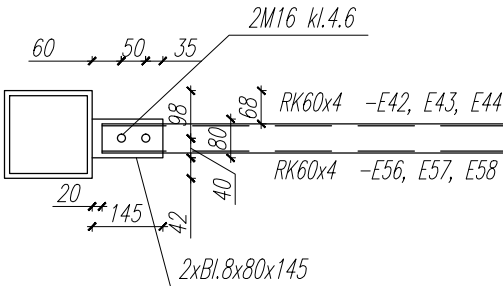


W5

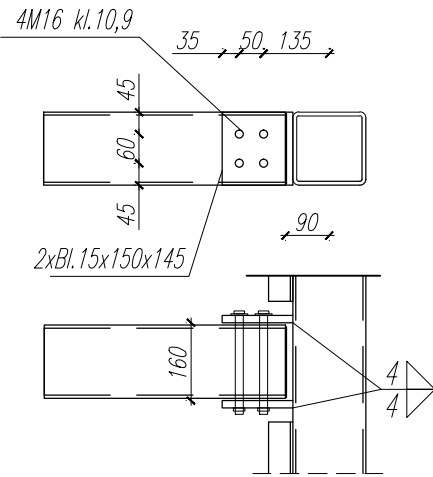


W8

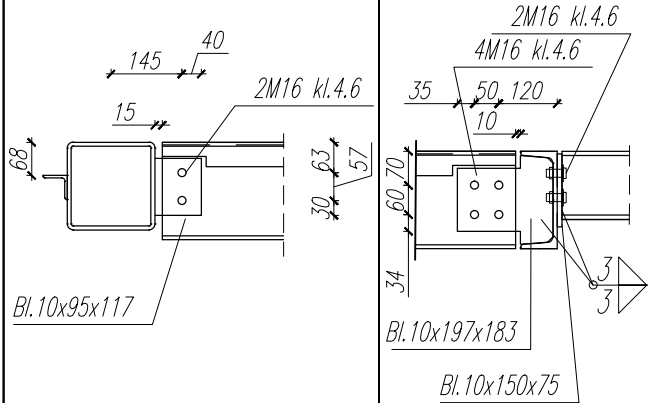


W9

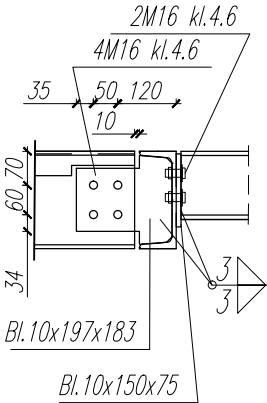

W4

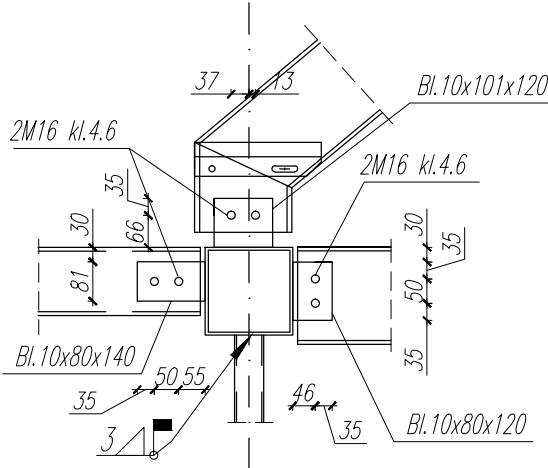


W6

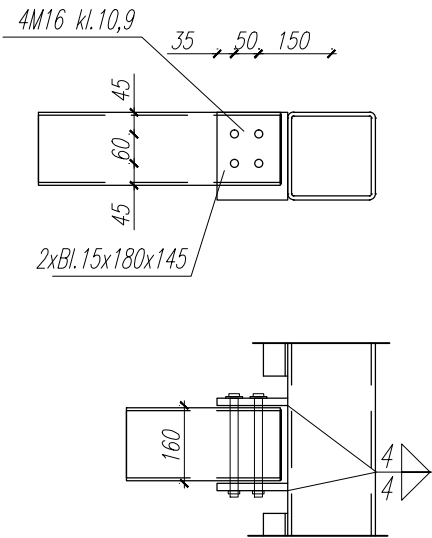

Elementy podpierające kratę lub pokrycie

różne przypadki- wydać wszędzie tam gdzie potrzebne jest podparcie

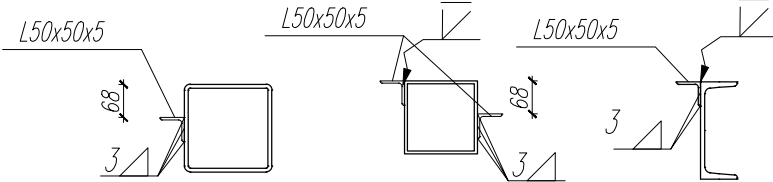

Rozpatrywać łącznie z :
Konstrukcja podestu +6,78, +7,38
Konstrukcja podestu +8,98, +8,38
Konstrukcja podestu +6,78, +8,98, Przekrój :C, D, E
Konstrukcja podestu +6,78, +8,98 Połączenia

Temat: Przebudowa, zmiana sposobu użytkowania, przebudowa wewnętrznej instalacji gazowej oraz budowa wentylacji mechanicznej w celu dostosowania do potrzeb ogniska baletowego budynku przy ul.Jana Tarnowskiego 1 w Jarosławiu.		
Lokalizacja inwestycji: Jarosław, gm. Jarosław Dz. nr ew. 2430, obr 4 Jarosław		
Inwestor: Powiat Jarosławski 37-500 Jarosław, ul. Jana Pawła II 17		
Tytuł rysunku: Konstrukcja podestu +6,78, +8,98 Połączenia	Data: 09.2018r.	Nr rysunku: K-29
Branża: KONSTRUKCJA	Faza: PW	Skala: 1:100
Zespół projektowy: mgr inż. Paweł Buczek uprawnienia do projektowania bez ograniczeń w specjalności konstrukcyjno-budowlanej mgr inż. Daniel Woźniak uprawnienia do projektowania bez ograniczeń w specjalności konstrukcyjno-budowlanej	Nr uprawnień: PDK/0150/POOK/14 PDK/0002/POOK/14	Podpis: